



PRODUZIONE ACQUA CALDA SANITARIA ESISTENTE						
	MARCA/MODELLO	Capacità	Potenza	Tensione	Temp. Max	Press. Max
①	ARISTON PRO ECO EVO 80 V5	80 L	1.2 kW	230 V	80 ° C	8 bar
②	RHEEM PERLA 10	80 L	1.2 kW	230 V	80 ° C	8 bar
						Peso
						22 Kg
						21 Kg

PIANTA PIANO TERRA

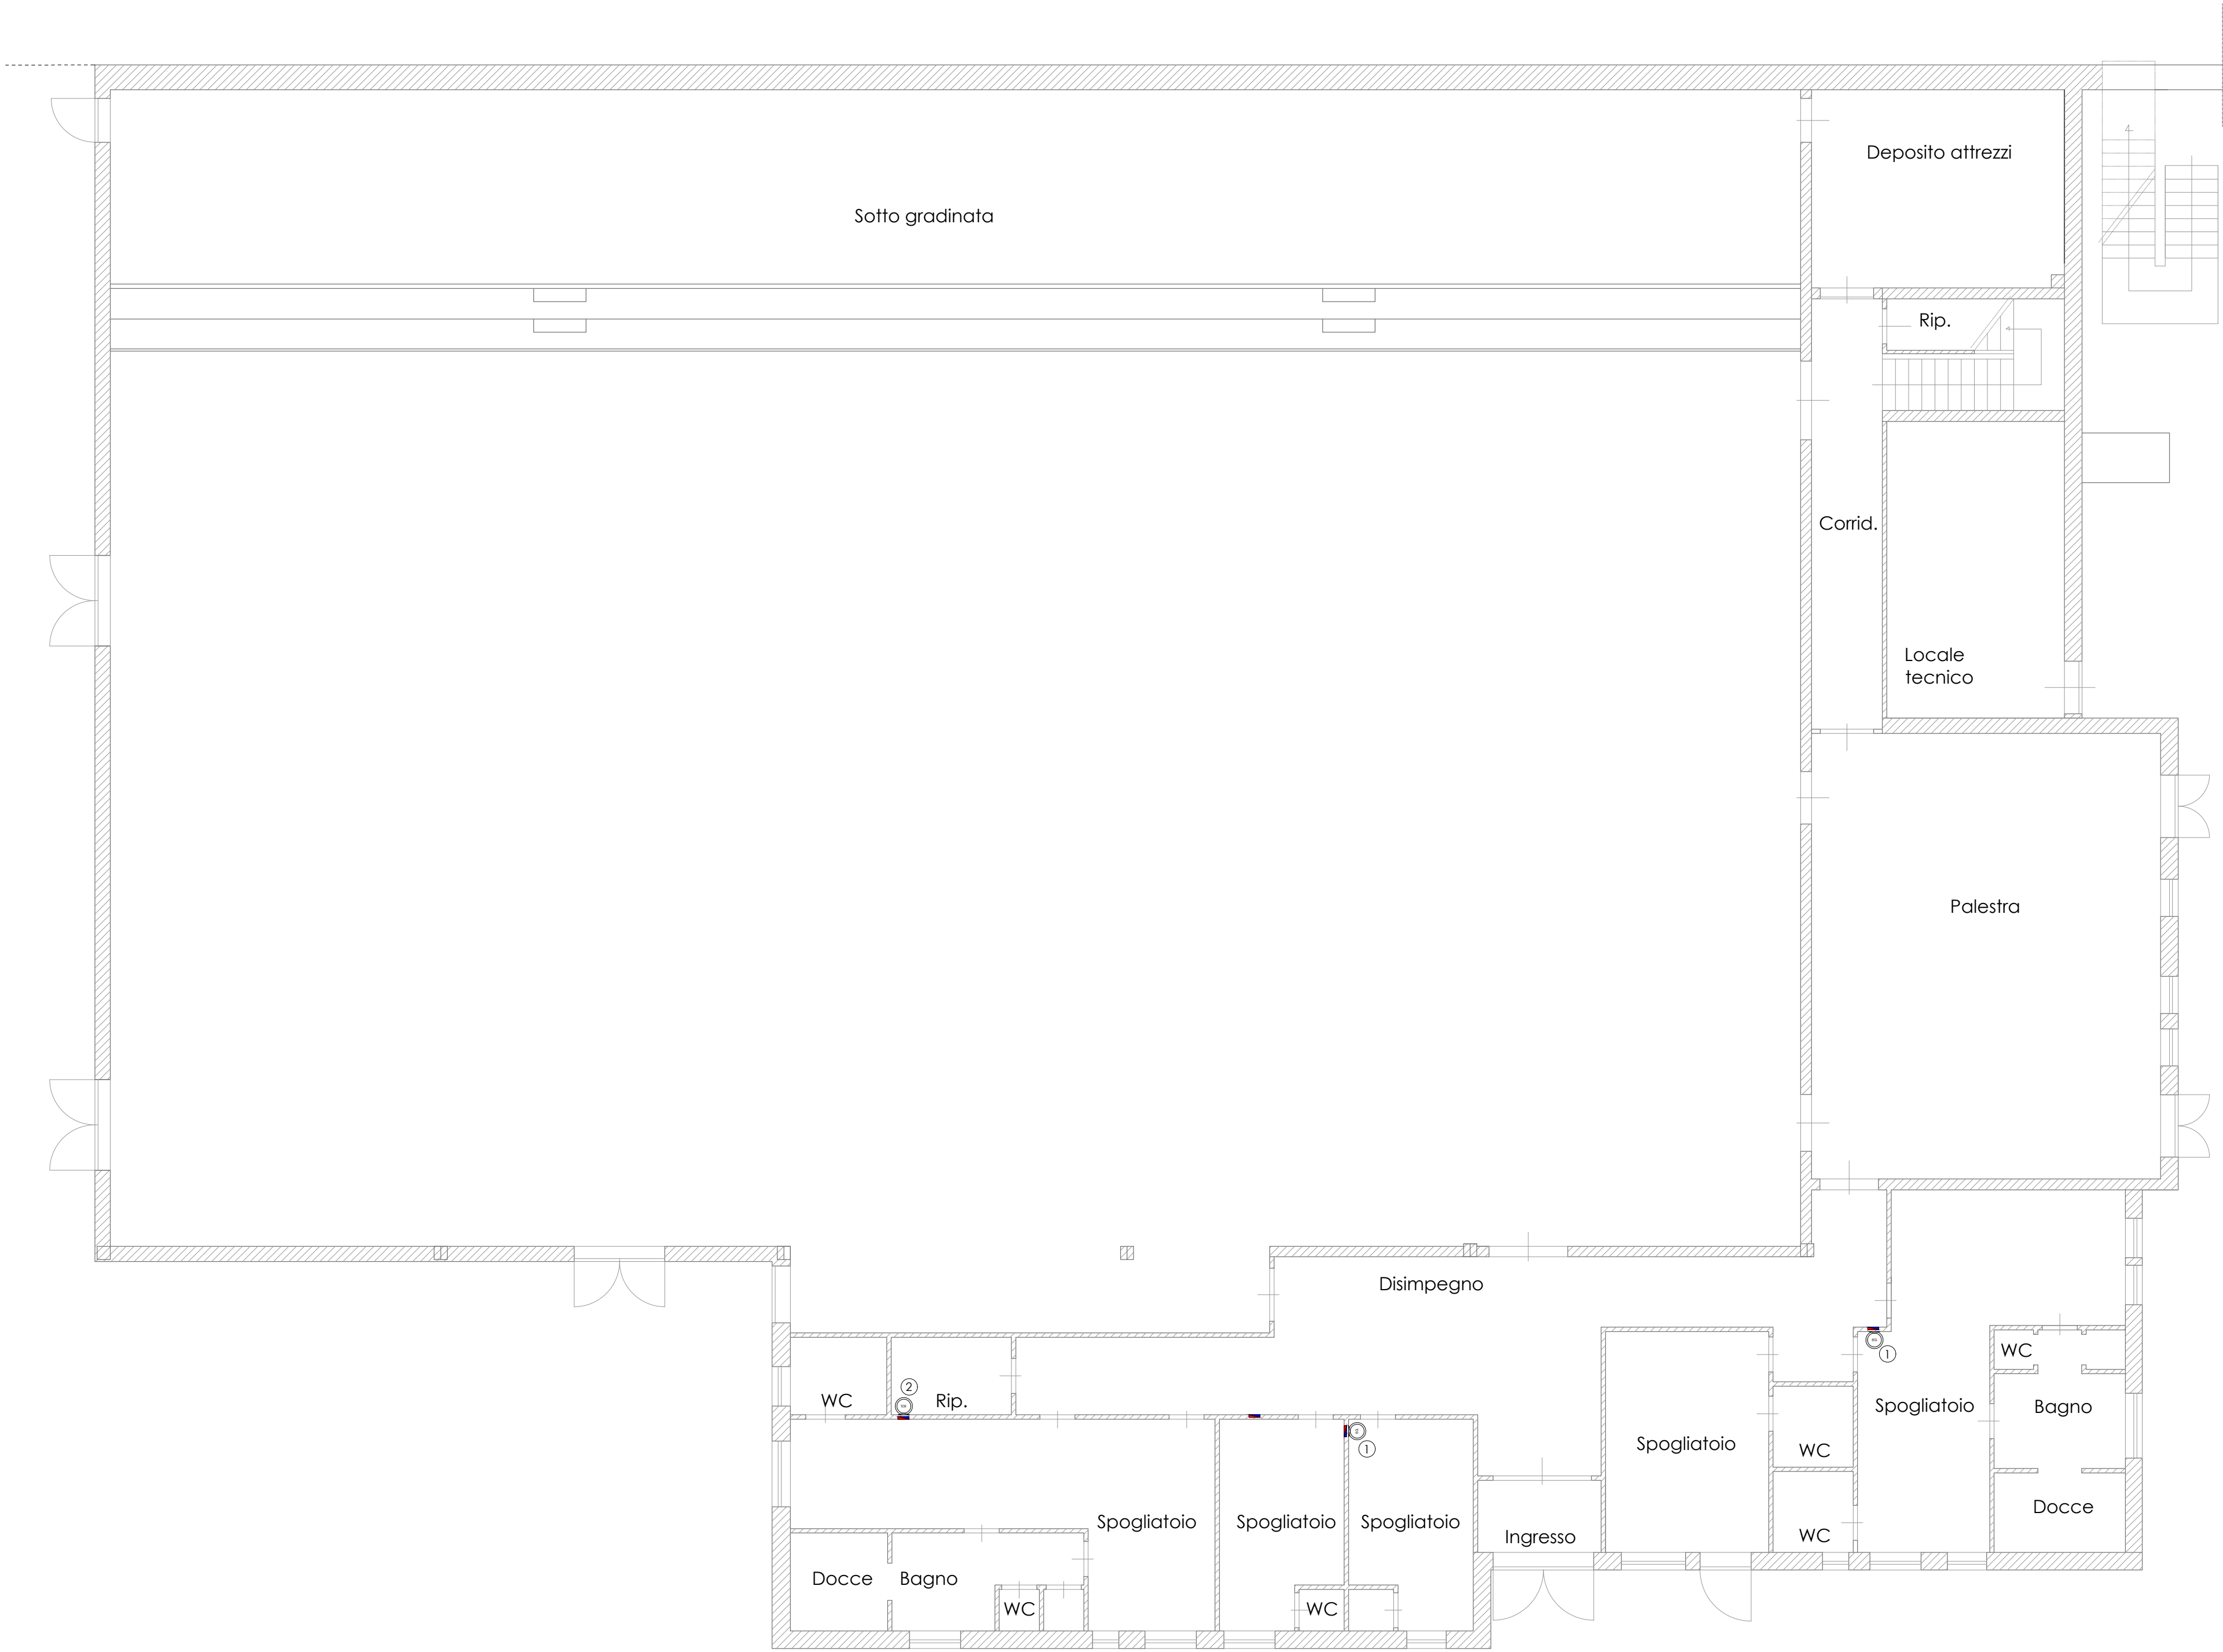

PIANTA PIANO PRIMO

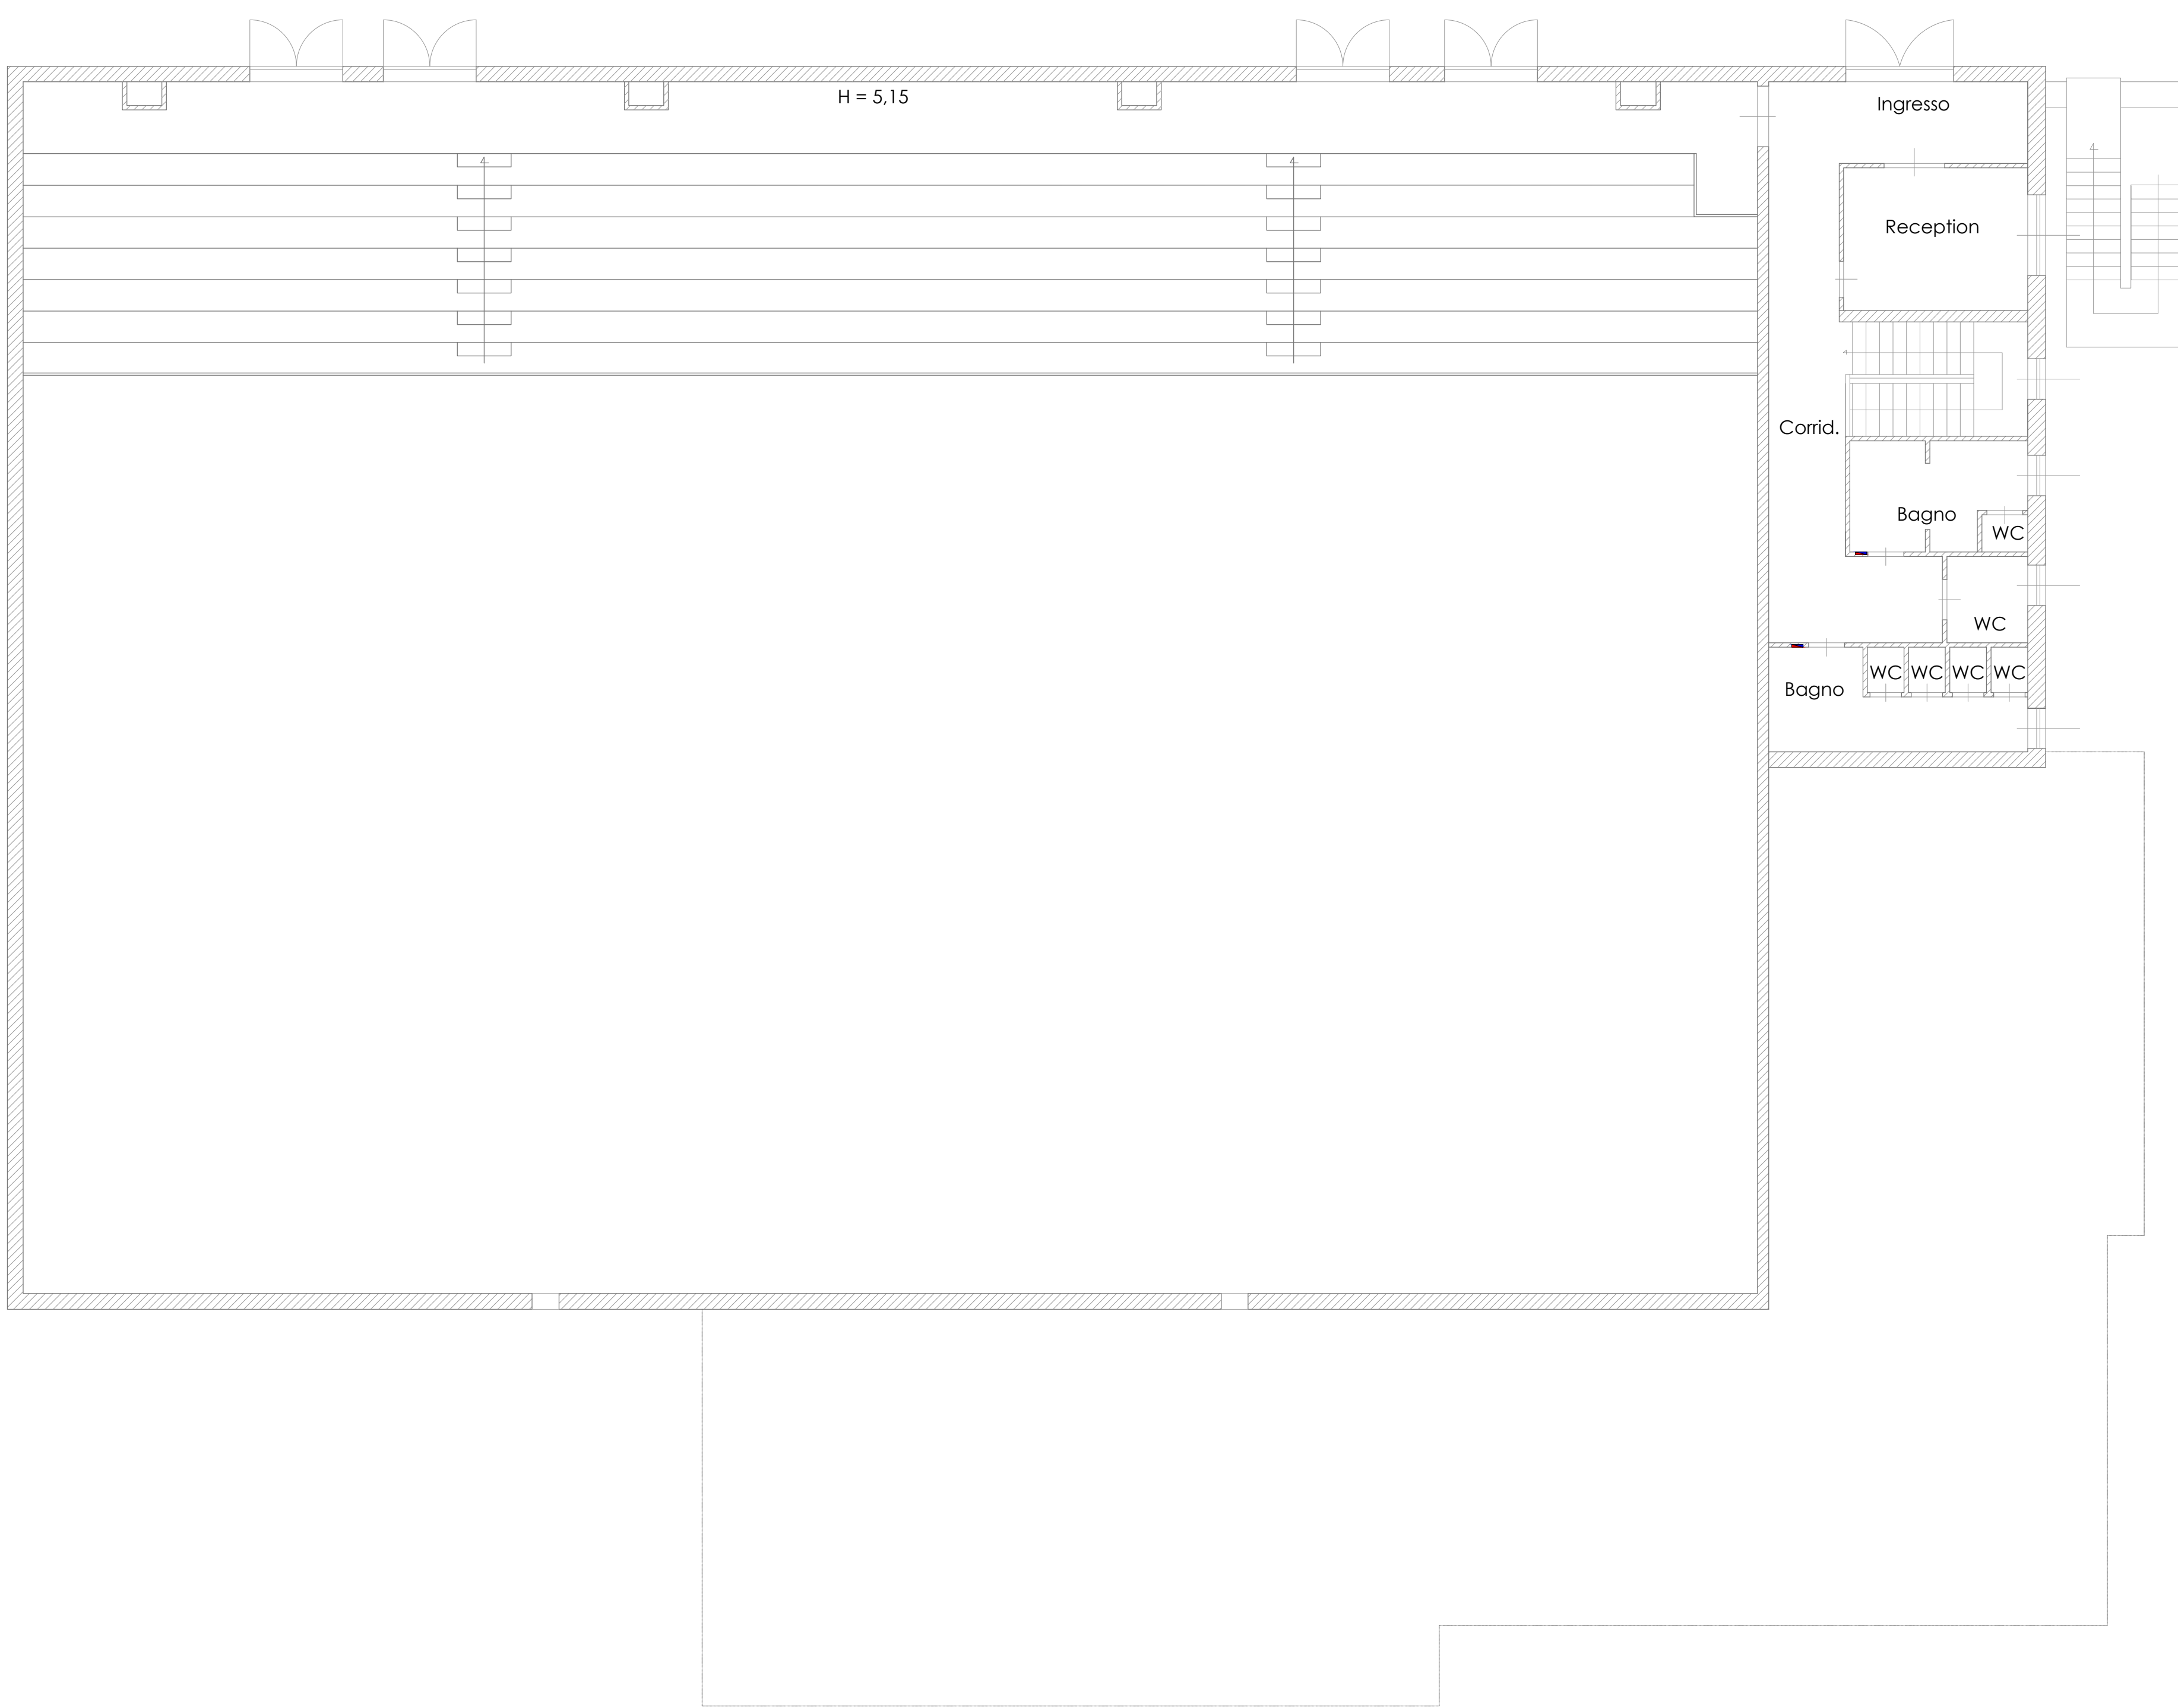



Comune di Thiesi
Provincia di Sassari



L.R. 19 DICEMBRE 2023 N. 17 - ALLEGATO 3 - TABELLA L. INVESTIMENTI FINANZIATI DALL'ACCORDO STATO-REGIONE DEL 7.11.2019 (ART. 1, DA COMMA 866 A 873, L. 160/2019) "CONTRIBUTO PER INTERVENTI DI ADEGUAMENTO, RIQUALIFICAZIONE ED EFFICIENTAMENTO ENERGETICO DEL PALAZZETTO DELLO SPORT NEL COMUNE DI THIESI"

CUP: G63I23000130002 - CIG: B50AF083D3

PROGETTO DI FATTIBILITÀ TECNICO ECONOMICA

ESSECIQUADRO ASSOCIATI SRL

di Arch. Gian Maria Sale, Arch. Marco Cuccuru e Ing. Luca Cuccuru

COMMITTENTE
Comune di Thiesi
RUP Dott. Ing. Francesco Mario Spanu

RESPONSABILE DEL PROGETTO
Arch. Gian Maria Sale

Esseciquadro Associati SRL | Sede Legale Via Cavour 88 Sassari | P.IVA 02934440906
info@sc2associati.com | PEC: sc2associati@pec.it
3791043472 | 3770877738

ACS - SDF - piante
scala: 1:100
data - Marzo 2025
TAV. n. 4
Sassari